


PLANTA DE LOCALIZAÇÃO

- LEGENDA
- TUBULAÇÃO DE ÁGUA QUENTE EM COBRE SOLDÁVEL CLASSE E
  - TUBULAÇÃO DE COMBATE A INCÊNDIO EM FERRO GALVANIZADO ROSCADO
  - TUBULAÇÃO DE ÁGUA FRIA EM PVC SOLDÁVEL
  - TUBULAÇÃO DE ESGOTO SANITÁRIO EM PVC JUNTA ELÁSTICA SERIE R
  - TUBULAÇÃO DE ÁGUAS PLUVIAIS EM PVC JUNTA ELÁSTICA SERIE R
  - REGISTRO DE GAVETA EM BRONZE E LATÃO
  - ☒ CAIXA DE INSPEÇÃO PARA ESGOTO EM ALVENARIA COM TAMPA E BASE DE CONCRETO
  - ☒ CAIXA DE PASSAGEM PARA ÁGUAS PLUVIAIS EM ALVENARIA COM TAMPA E BASE DE CONCRETO

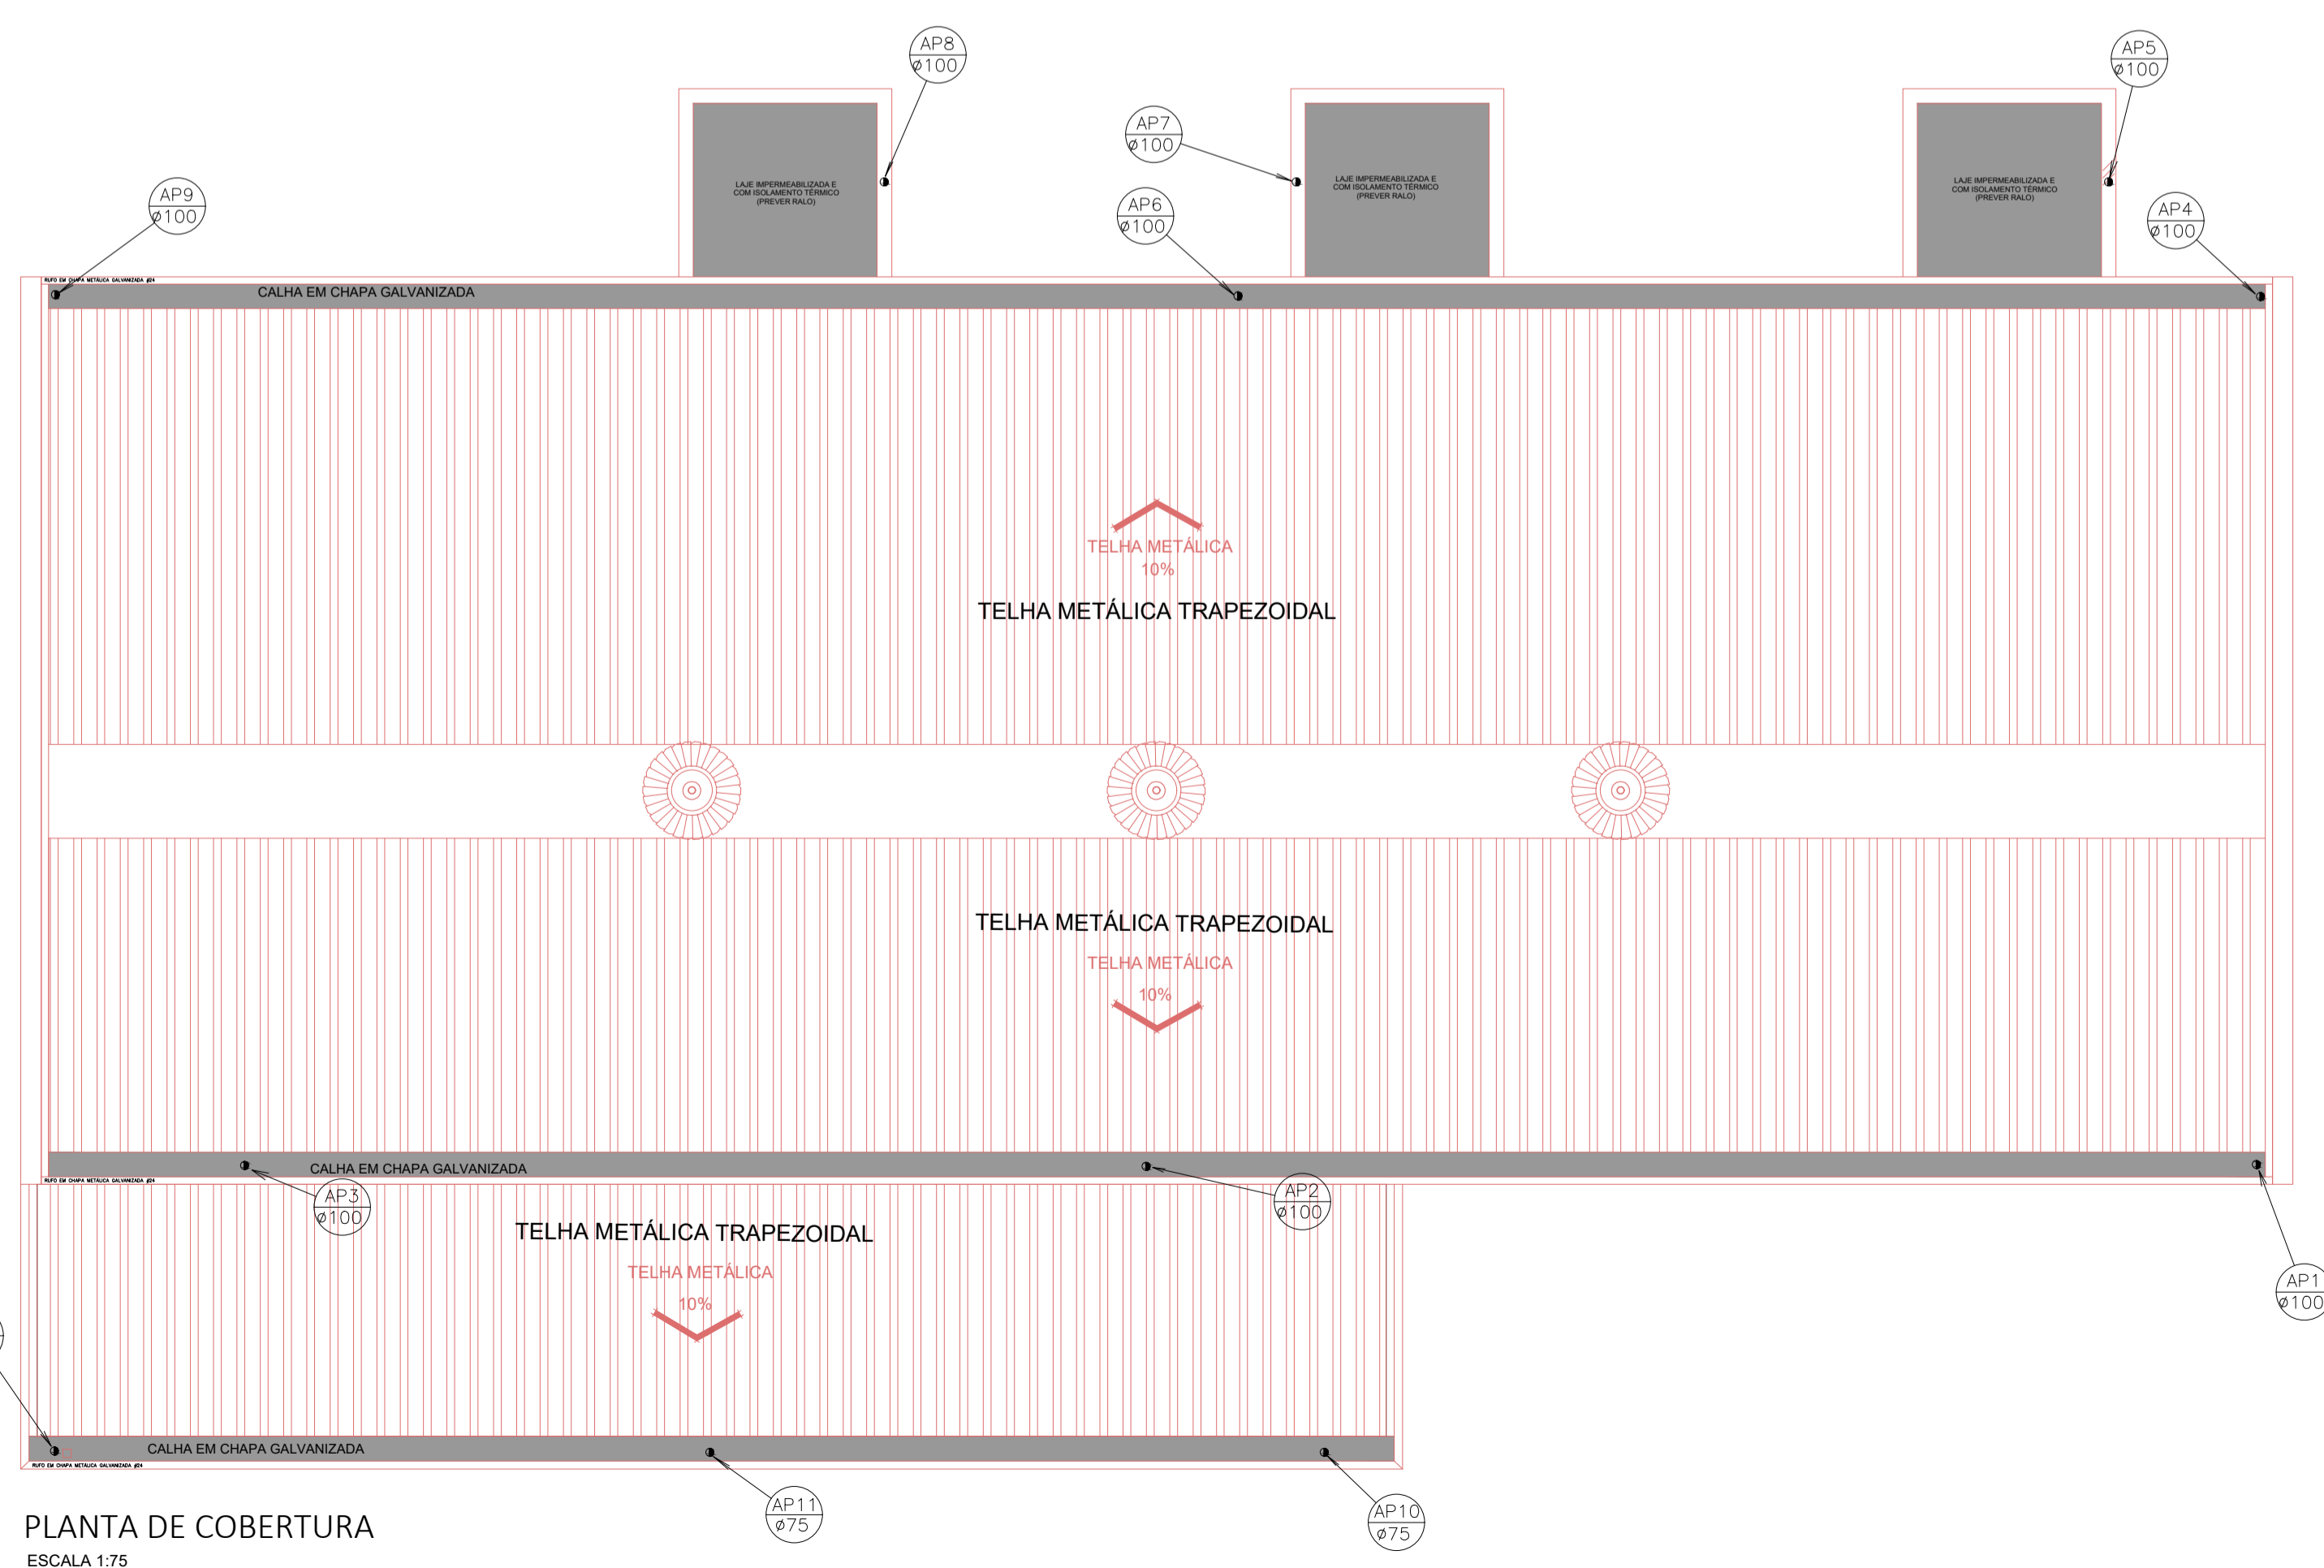

NOTAS

1. CONFERIR MEDIDAS NO LOCAL
- 2.
- 3.
- 4.
- 5.
- 6.

AS BIULT		
EMIÇÃO INICIAL		
REV. DESCRIÇÃO	RESPONSÁVEL	DATA



Secretaria de Estado da Saúde



**GRUPO TÉCNICO DE EDIFICAÇÕES**

UNIDADE: HOSP. ESTADUAL MANOEL DE ABREU  
 LOCAL: R. Salvador Filardi, 6-88 - Vila Rocha, Bauru - SP  
 REFERÊNCIA: PROJETO BÁSICO - HIDRÁULICA  
 AMBULATÓRIO TISIOLOGIA - ESGOTO E ÁGUA PLUVIAL

PLANTA BAIXA - COBERTURA  
 HMA-BA-HI-05 01/01

Av. Dr. Enéas Carvalho de Aguiar, nº.188, 3º andar  
 São Paulo-SP Cep: 05403-900  
 Tel. (11)3066 8420 Fax (11)3066 8482

DIRETOR DE E.T.E.  
 ARG. ADHEMAR DIZIOLI FERNANDES  
 AUTORES: RAFAEL  
 DTG. CAMILO CHINGOTTE

ÁREA: 310,65m²  
 ESCALA: 1:75  
 DATA: SETEMBRO/2017  
 PROJETO: H.MANOEL DE ABREU UNIDADE 01 DWG