




PLANTA DE LOCALIZAÇÃO

- LEGENDA
- TUBULAÇÃO DE VENTILAÇÃO EM PVC JUNTA ELASTICA SERIE R
 - AF-AQ TUBULAÇÃO DE ÁGUA FRIA EM PVC SOLDÁVEL PARA AQUECEDOR SOLAR
 - TUBULAÇÃO DE ÁGUA QUENTE EM COBRE SOLDÁVEL CLASSE E
 - TUBULAÇÃO DE COMBATE A INCÊNDIO EM FERRO GALVANIZADO ROSCADO
 - TUBULAÇÃO DE ÁGUA FRIA EM PVC SOLDÁVEL
 - TUBULAÇÃO DE ESGOTO SANITÁRIO EM PVC JUNTA ELASTICA SERIE R
 - TUBULAÇÃO DE ÁGUAS PLUVIAIS EM PVC JUNTA ELASTICA SERIE R
 - REGISTRO DE GAVETA EM BRONZE E LATÃO
 - CAIXA DE INSPEÇÃO PARA ESGOTO EM ALVENARIA COM TAMPA E BASE DE CONCRETO
 - CAIXA DE PASSAGEM PARA ÁGUAS PLUVIAIS EM ALVENARIA COM TAMPA E BASE DE CONCRETO
 - AP- CONDUTOR DE ÁGUAS PLUVIAIS EM PVC
 - CS CAIXA SIFONADA COM CAIXILHO E GRELHA CROMADA EM PVC
 - CV COLUNA DE VENTILAÇÃO EM PVC
 - AF COLUNA DE ÁGUA FRIA EM PVC SOLDÁVEL
 - AO COLUNA DE ÁGUA QUENTE EM COBRE SOLDÁVEL CLASSE E
 - EXTINTOR PORTÁTIL MANUAL EM PÓ QUÍMICO SECO ABC - 6 kg

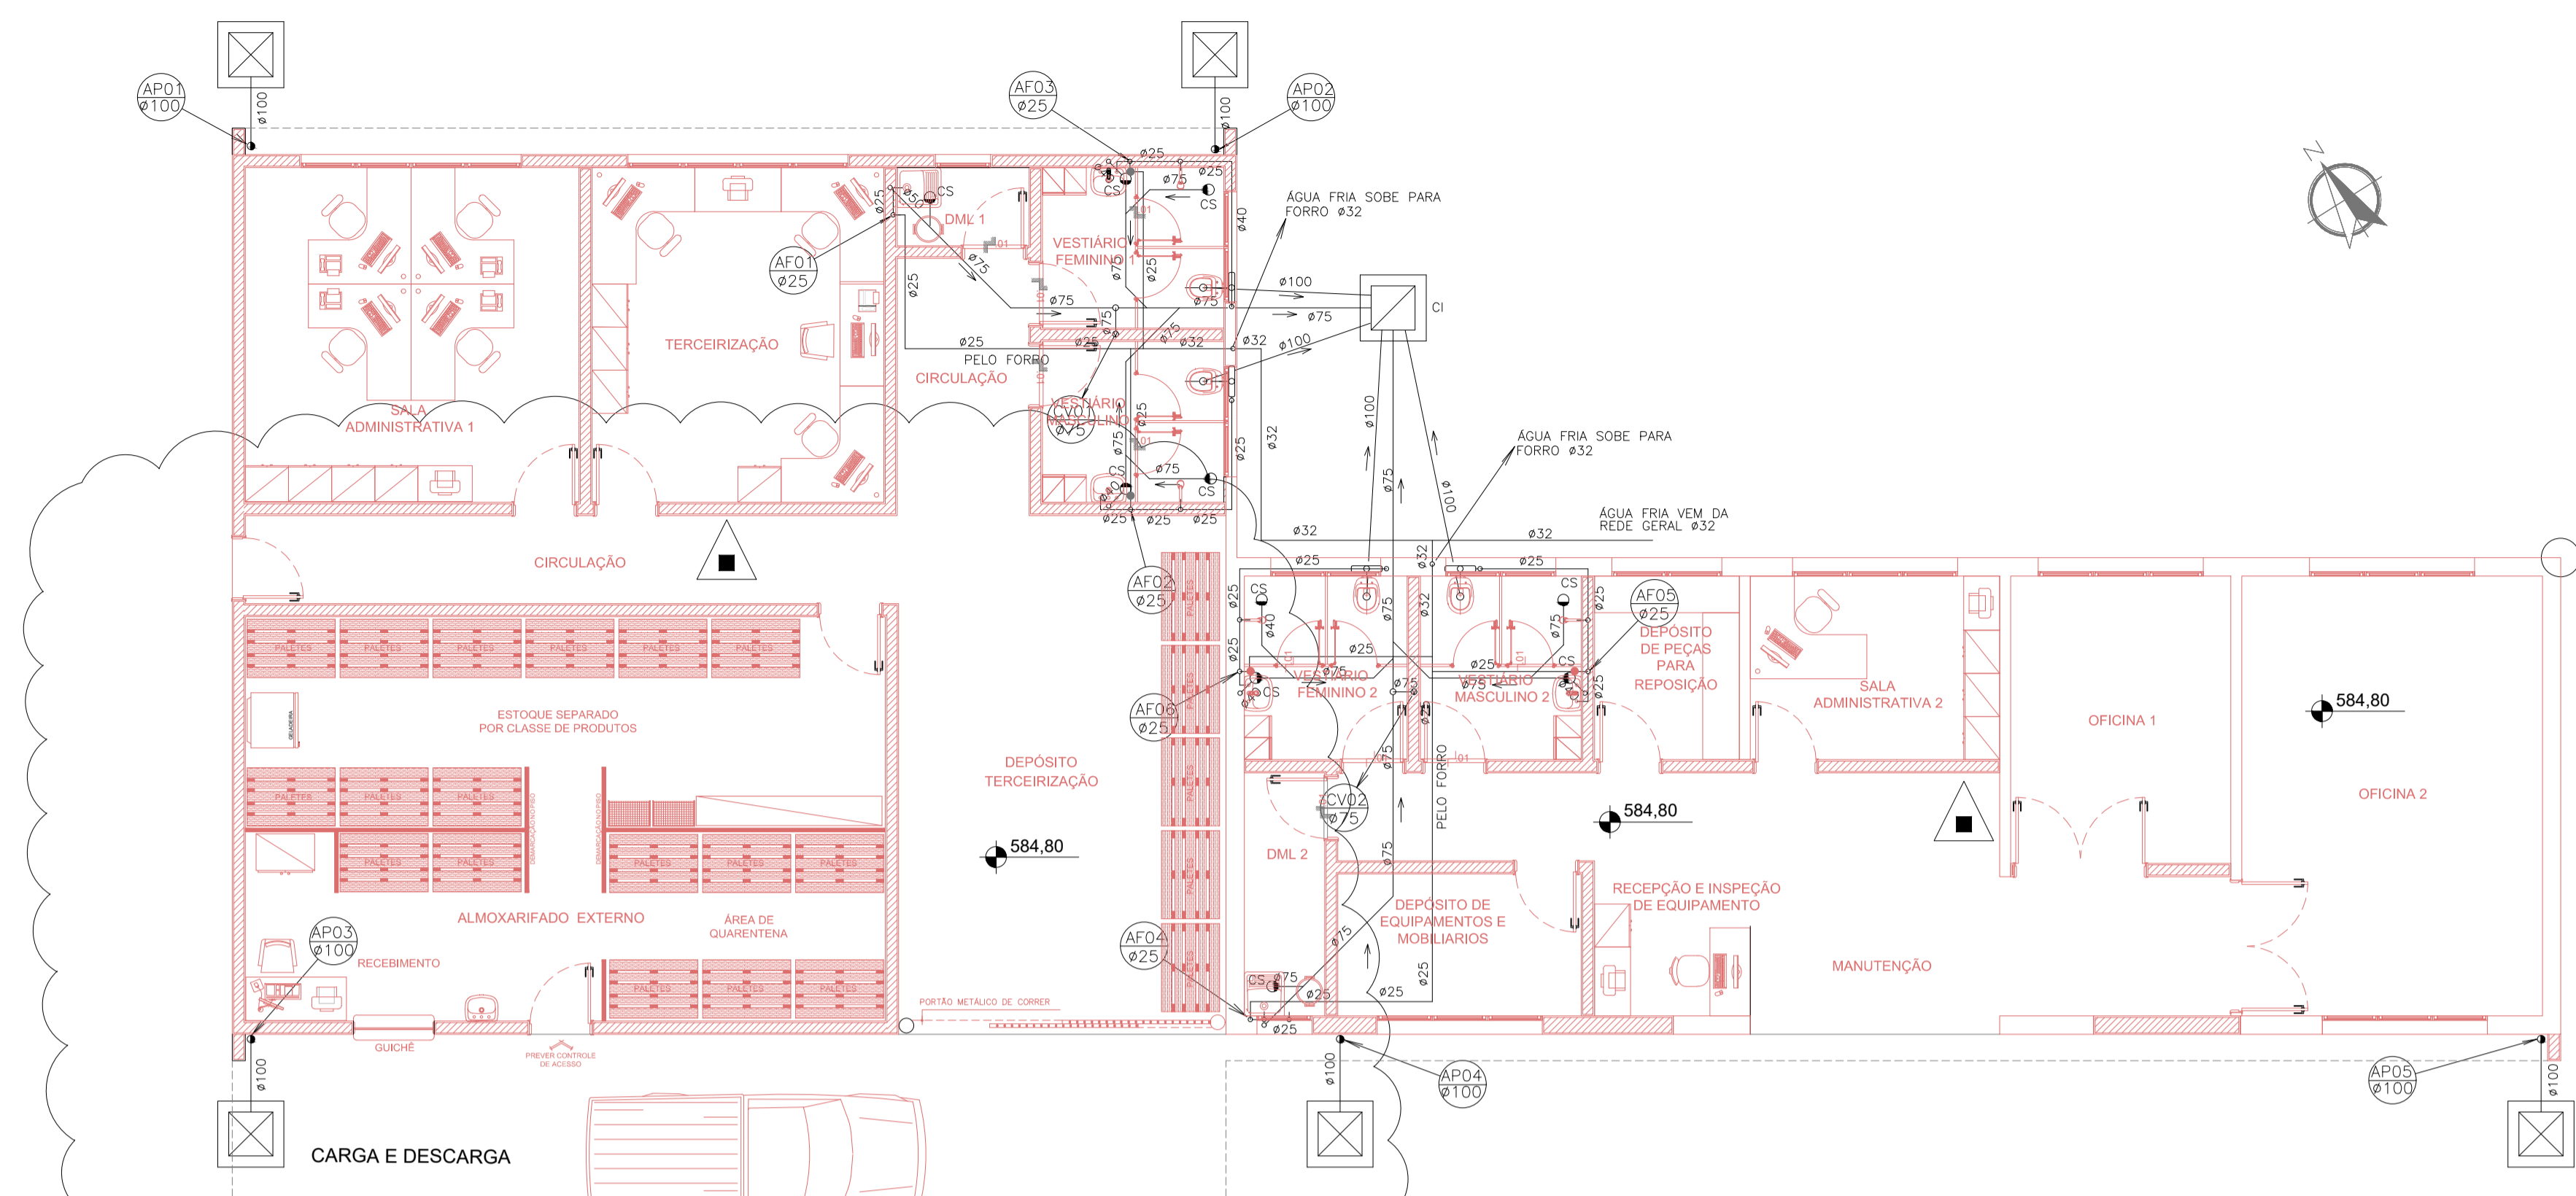

PLANTA BAIXA TERCEIRIZAÇÃO - MANUTENÇÃO
ESCALA 1:75



PLANTA DE COBERTURA - DEPÓSITO E MANUTENÇÃO
ESCALA 1:100

NOTAS

1. CONFERIR MEDIDAS NO LOCAL
- 2.
- 3.
- 4.
- 5.
- 6.

AS BIULT		
EMISSÃO INICIAL		
REV. DESCRIÇÃO	RESPONSÁVEL	DATA



Secretaria de Estado da Saúde



GRUPO TÉCNICO DE EDIFICAÇÕES

UNIDADE: HOSP. ESTADUAL MANOEL DE ABREU
 END: R. Salvador Filardi, 6-88 - Vila Rocha, Bauru - SP
 PROJETO BÁSICO - HIDRÁULICA TERCEIRIZAÇÃO - MANUTENÇÃO ÁGUA E ESGOTO
 PLANTA BAIXA - COBERTURA

Av. Dr. Enéas Carvalho de Aguiar, nº.188, 3º andar
 São Paulo-SP Cep: 05403-000
 Tel. (11)3066 8420 Fax (11)3066 8482

HMA-BA-HI-14 01/01
 261,73 1:75
 H.MANOEL DE ABREU UNIDADE 01 DWG

DIRETOR DE SUE: Arq. ADHEMAR DIZIOLI FERNANDES
 AUTORES DO PROJETO: Arq. CAMILO CHINGOTTE